


【 別 紙 1 】

番 号	機 器 名 称	仕 様				台数	設置場所	備 考
		形 式	冷房能力 Kw	暖房能力 Kw	電 源			
1F-1GHP	ガスヒートポンプ式エアコン	屋外機	56.0	67.0	3Φ-200V	1	1階 屋外	YNZP560E2
1F-1-1GHP	同上屋内機	床置ダクト型	56.0	67.0	3Φ-200V	1	1階 空間機械室	YZFVP560B
1F-2GHP	ガスヒートポンプ式エアコン	屋外機	35.5	42.5	3Φ-200V	1	1階 屋外	YNZP355E2
1F-2-1GHP	同上屋内機	天井カセット型(4方向)	5.8	6.7	1Φ-200V	2	1階 エレベーターホール	YZCP56L
1F-2-2GHP	同上屋内機	天井カセット型(4方向)	5.6	6.7	1Φ-200V	2	1階 エントランスホール	YZCP56L
1F-2-3GHP	同上屋内機	天井カセット型(4方向)	7.1	8.5	1Φ-200V	3	1階 エントランスホール	YZCP71L
1F-3GHP	ガスヒートポンプ式エアコン	屋外機	14.0	18.0	1Φ-200V	1	1階 屋外	YNZP140F1
1F-3-1GHP	同上屋内機	天井カセット型(4方向)	8.0	9.5	1Φ-200V	1	1階 管理入室	YZCP80L
1F-3-2GHP	同上屋内機	壁掛型	2.8	3.4	1Φ-200V	1	1階 休憩室	YZAP28KC
1F-3-3GHP	同上屋内機	天井カセット型(4方向)	不明	不明	1Φ-200V	1	1階 電話交換機室	不明
2F-1GHP	ガスヒートポンプ式エアコン	屋外機	45.0	53.0	3Φ-200V	1	屋上 屋外	YNZP450E2
2F-1-1GHP	同上屋内機	天吊型	16.0	19.0	1Φ-200V	3	2階 電気室	YZHP160KD
2F-2GHP	ガスヒートポンプ式エアコン	屋外機	45.0	53.0	3Φ-200V	1	屋上 屋外	YNZP450E2
2F-2-1GHP	同上屋内機	天吊型	16.0	19.0	1Φ-200V	3	2階 電気室	YZHP160KD
2F-3GHP	ガスヒートポンプ式エアコン	屋外機	28.0	33.5	3Φ-200V	1	屋上 屋外	YNZP280F1
2F-3-1GHP	同上屋内機	天井カセット型(4方向)	7.1	8.5	1Φ-200V	4	2階 お客様センター	YZWP71KC
2F-4GHP	ガスヒートポンプ式エアコン	屋外機	56.0	67.0	3Φ-200V	1	屋上 屋外	YRZP560F1
2F-4-1GHP	同上屋内機	天井カセット型(4方向)	不明	不明	1Φ-200V	4	2階 操作室	不明
3F-1GHP	ガスヒートポンプ式エアコン	屋外機	56.0	67.0	3Φ-200V	1	屋上 屋外	YNZP560E2
3F-1-1GHP	同上屋内機	床置ダクト型	56.0	67.0	3Φ-200V	1	3階 空間機械室	YZFVP560B
3F-2GHP	ガスヒートポンプ式エアコン	屋外機	35.5	42.5	3Φ-200V	1	屋上 屋外	YNZP355E2
3F-2-1GHP	同上屋内機	天井カセット型(4方向)	7.1	8.5	1Φ-200V	2	3階 経営会議室	YZCP71L
3F-2-2GHP	同上屋内機	天井カセット型(2方向)	9.0	10.6	1Φ-200V	2	3階 執務室(経営課)	YZWP90KC
3F-2-3GHP	同上屋内機	天井カセット型(4方向)	3.6	4.2	1Φ-200V	1	3階 エレベーターホール	YZCP36L
3F-3GHP	ガスヒートポンプ式エアコン	屋外機	35.5	42.5	3Φ-200V	1	屋上 屋外	YNZP355E2
3F-3-1GHP	同上屋内機	天井カセット型(2方向)	9.0	10.6	1Φ-200V	4	3F 執務室(給水課)	YZWP90KC
3F-4GHP	ガスヒートポンプ式エアコン	屋外機	35.5	42.5	3Φ-200V	1	屋上 屋外	YNZP355E2
3F-4-1GHP	同上屋内機	天井カセット型(2方向)	9.0	10.6	1Φ-200V	2	3階 執務室(工務課)	YZWP90KC
3F-4-2GHP	同上屋内機	天井カセット型(4方向)	8.0	9.5	1Φ-200V	1	3階 小会議室	YZCP80L
3F-4-3GHP	同上屋内機	天井カセット型(1方向)	3.6	4.2	1Φ-200V	1	3階 打合せスペース	YZEP36KC
3F-4-4GHP	同上屋内機	天井カセット型(4方向)	5.6	6.7	1Φ-200V	1	3階 倉庫	YZCP56L
3F-5GHP	ガスヒートポンプ式エアコン	屋外機	14.0	18.0	1Φ-200V	1	屋上 屋外	YNMP140E2
3F-5-1GHP	同上屋内機	天井カセット型(4方向)	9.0	10.6	1Φ-200V	1	3階 局長室	YZCP90L
4F-1GHP	ガスヒートポンプ式エアコン	屋外機	56.0	67.0	3Φ-200V	1	屋上 屋外	YNZP560E2
4F-1-1GHP	同上屋内機	床置ダクト型	56.0	67.0	3Φ-200V	1	4階 空間機械室	YZFVP560B
4F-2GHP	ガスヒートポンプ式エアコン	屋外機	45.0	53.0	3Φ-200V	1	屋上 屋外	YNZP450E2
4F-2-1GHP	同上屋内機	天井カセット型(4方向)	7.1	8.5	1Φ-200V	1	4階 書庫1	YZCP71L
4F-2-2GHP	同上屋内機	天井カセット型(4方向)	11.2	13.2	1Φ-200V	1	4階 書庫2	YZCP112L
4F-2-3GHP	同上屋内機	天井カセット型(2方向)	11.2	13.2	1Φ-200V	1	4階 執務室(教育総務課)	YZWP112KC
4F-2-4GHP	同上屋内機	天井カセット型(2方向)	9.0	10.6	1Φ-200V	1	4階 執務室(教育総務課)	YZWP90KC
4F-2-5GHP	同上屋内機	天井カセット型(4方向)	7.1	8.5	1Φ-200V	1	4階 エレベーターホール	YZCP71L
4F-3GHP	ガスヒートポンプ式エアコン	屋外機	45.0	53.0	3Φ-200V	1	屋上 屋外	YNZP450E2
4F-3-1GHP	同上屋内機	天井カセット型(2方向)	11.2	13.2	1Φ-200V	2	4階 執務室(学校教育課他)	YZWP112KC
4F-3-2GHP	同上屋内機	天井カセット型(2方向)	9.0	10.6	1Φ-200V	2	4階 執務室(指導課他)	YZWP90KC
4F-3-3GHP	同上屋内機	天井カセット型(4方向)	5.6	6.7	1Φ-200V	1	4階 コピー室	YZCP56L
4F-4GHP	ガスヒートポンプ式エアコン	屋外機	35.5	42.5	3Φ-200V	1	屋上 屋外	YNZP355E2
4F-4-1GHP	同上屋内機	天井カセット型(2方向)	11.2	13.2	1Φ-200V	1	4階 執務室(文化・スポーツ課)	YZWP112KC
4F-4-2GHP	同上屋内機	天井カセット型(2方向)	9.0	10.6	1Φ-200V	1	4階 執務室(文化・スポーツ課)	YZWP90KC
4F-4-3GHP	同上屋内機	天井カセット型(4方向)	7.1	8.5	1Φ-200V	1	4階 少年センター室	YZCP71L
4F-4-4GHP	同上屋内機	天井カセット型(4方向)	9.0	10.6	1Φ-200V	1	4階 小会議室	YZCP90L
4F-5GHP	ガスヒートポンプ式エアコン	屋外機	35.5	42.5	3Φ-200V	1	屋上 屋外	YNZP355E2
4F-5-1GHP	同上屋内機	天井カセット型(4方向)	14.0	17.0	1Φ-200V	1	4階 教育長室	YZCP140L
4F-5-2GHP	同上屋内機	天井カセット型(4方向)	11.2	13.2	1Φ-200V	2	4階 中会議室	YZWP112KC
R	リモコン	ワイヤードリモコン				36		LC1C1
C	集中リモコン	ON/OFFコントローラ				2		LF301B1

[illegible]

更 新 对 象 外


圖面名稱	機 器 表				
	縮 尺	NO SCALE	單位	mm	圖面番號
事業主	我 孫 子 市 水 道 局				M-01

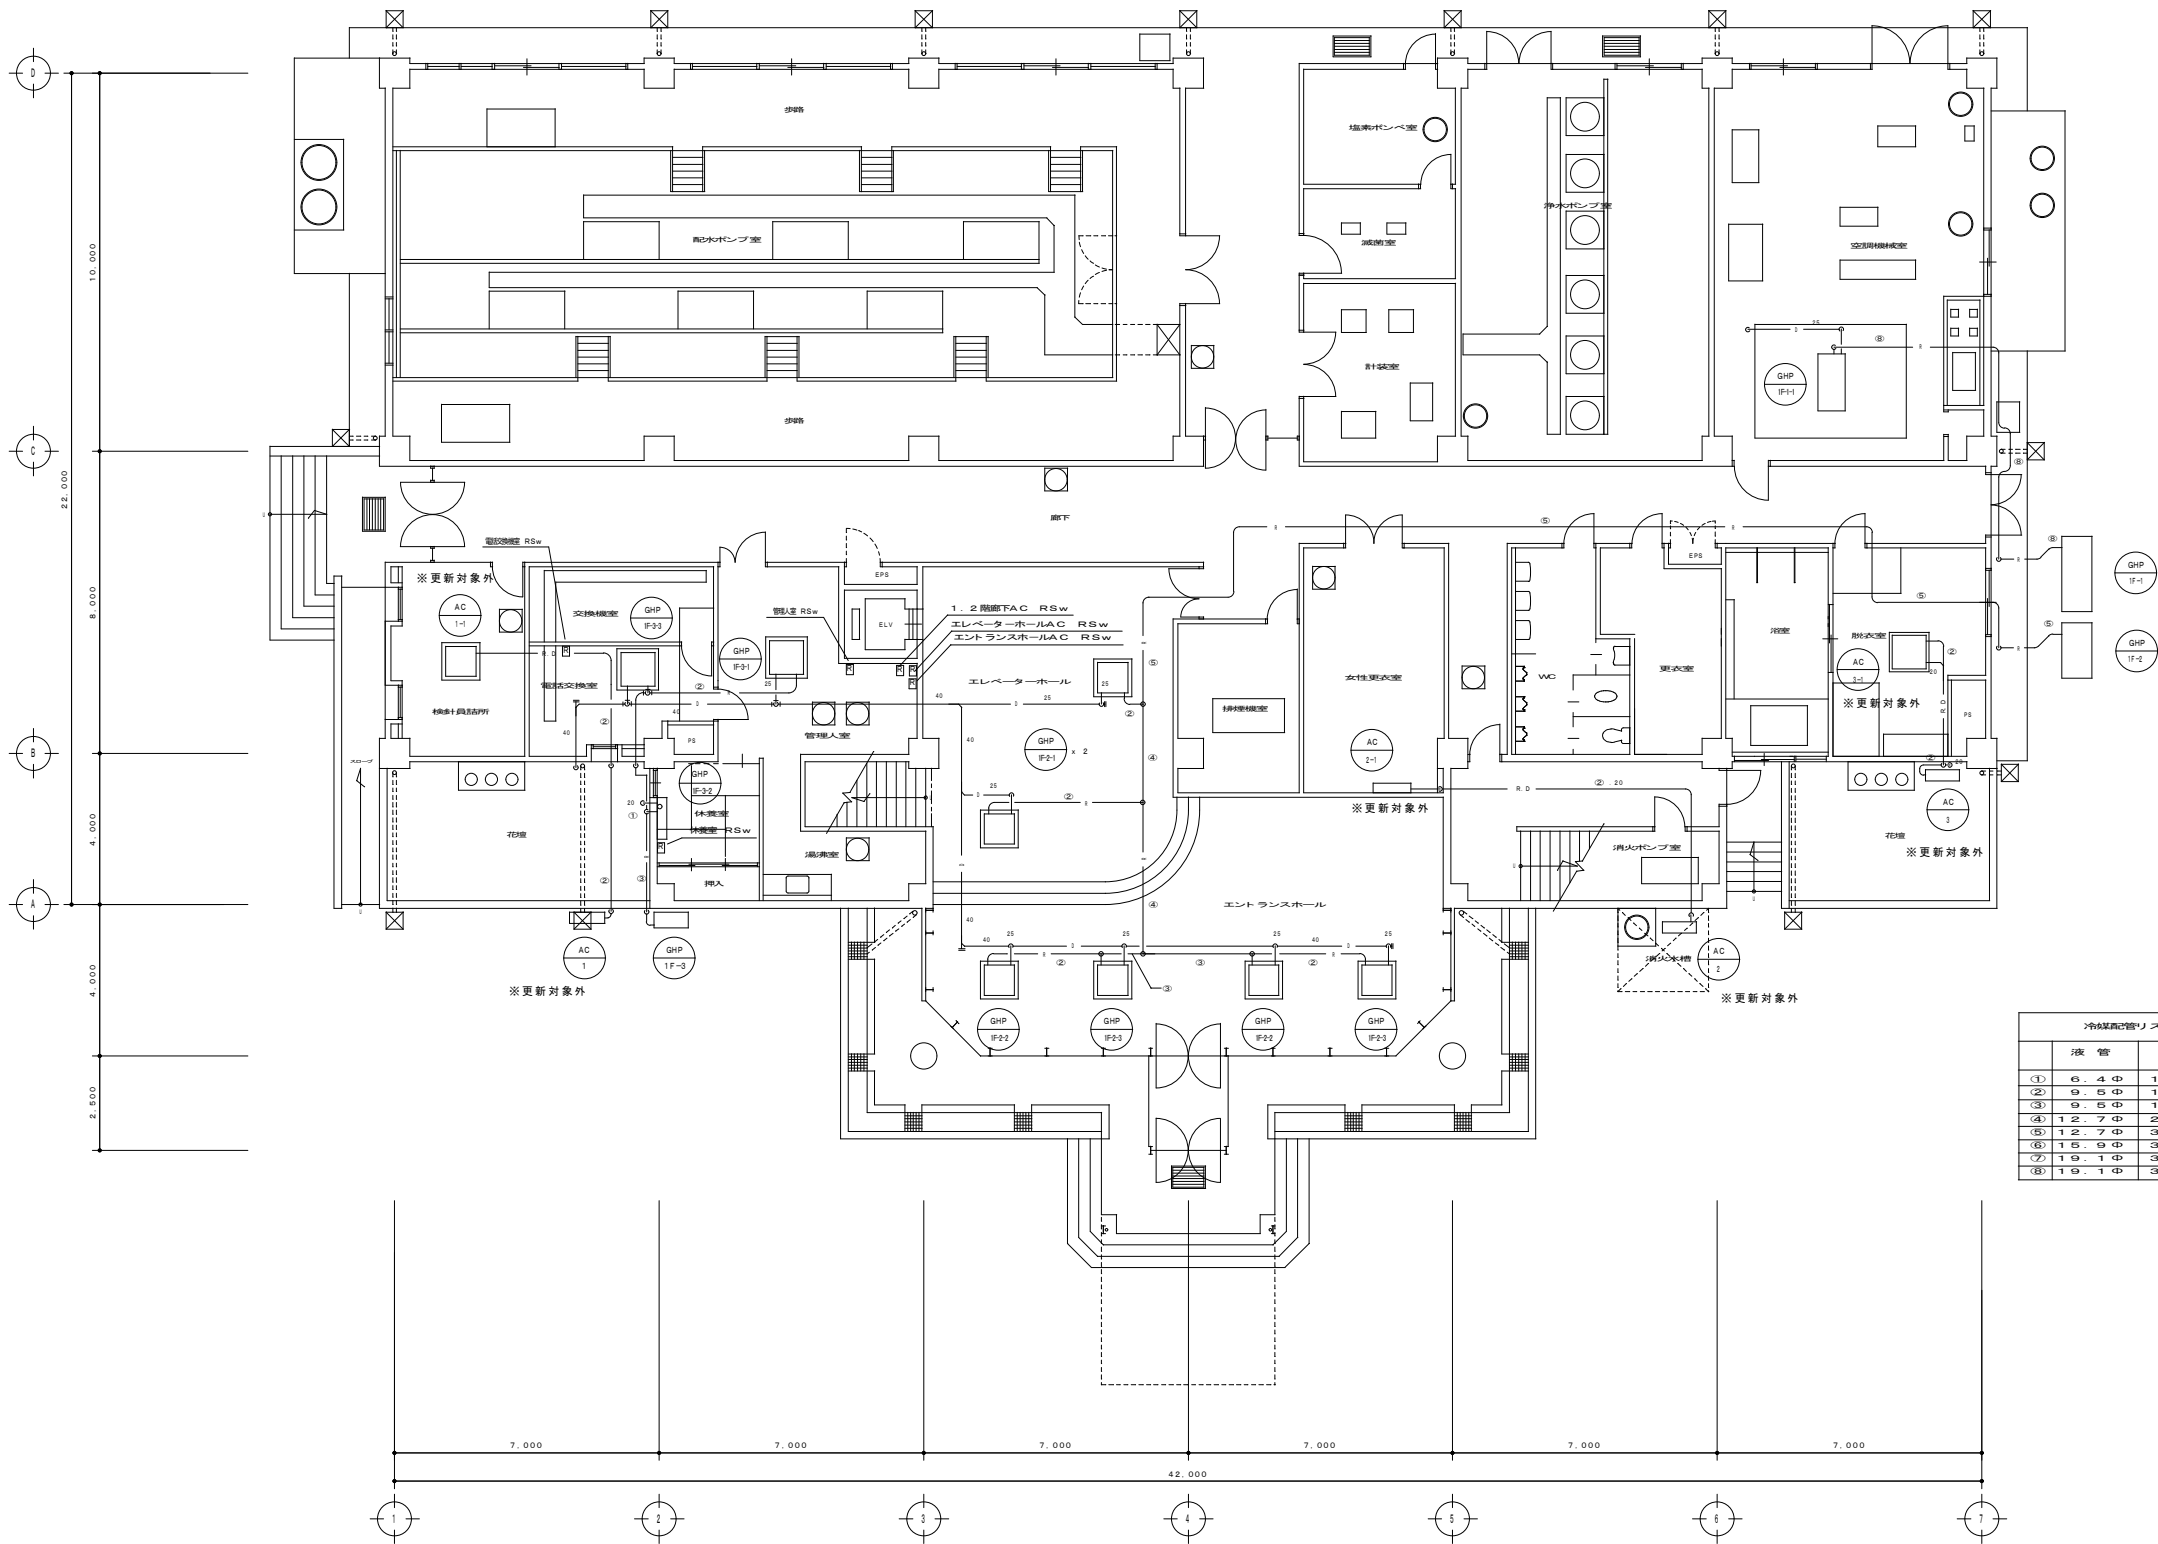

冷暖配管リスト		
	液 管	ガス管
①	6.4φ	12.7φ
②	9.5φ	15.9φ
③	9.5φ	19.1φ
④	12.7φ	25.4φ
⑤	12.7φ	31.8φ
⑥	15.9φ	31.8φ
⑦	19.1φ	31.8φ
⑧	19.1φ	38.1φ




1 階 平 面 図 S=1/100

図面名称	1 階平面図（配管）				
縮 尺	S=1/100	単位	mm	図面番号	M-02
事業主	我孫子市水道局				

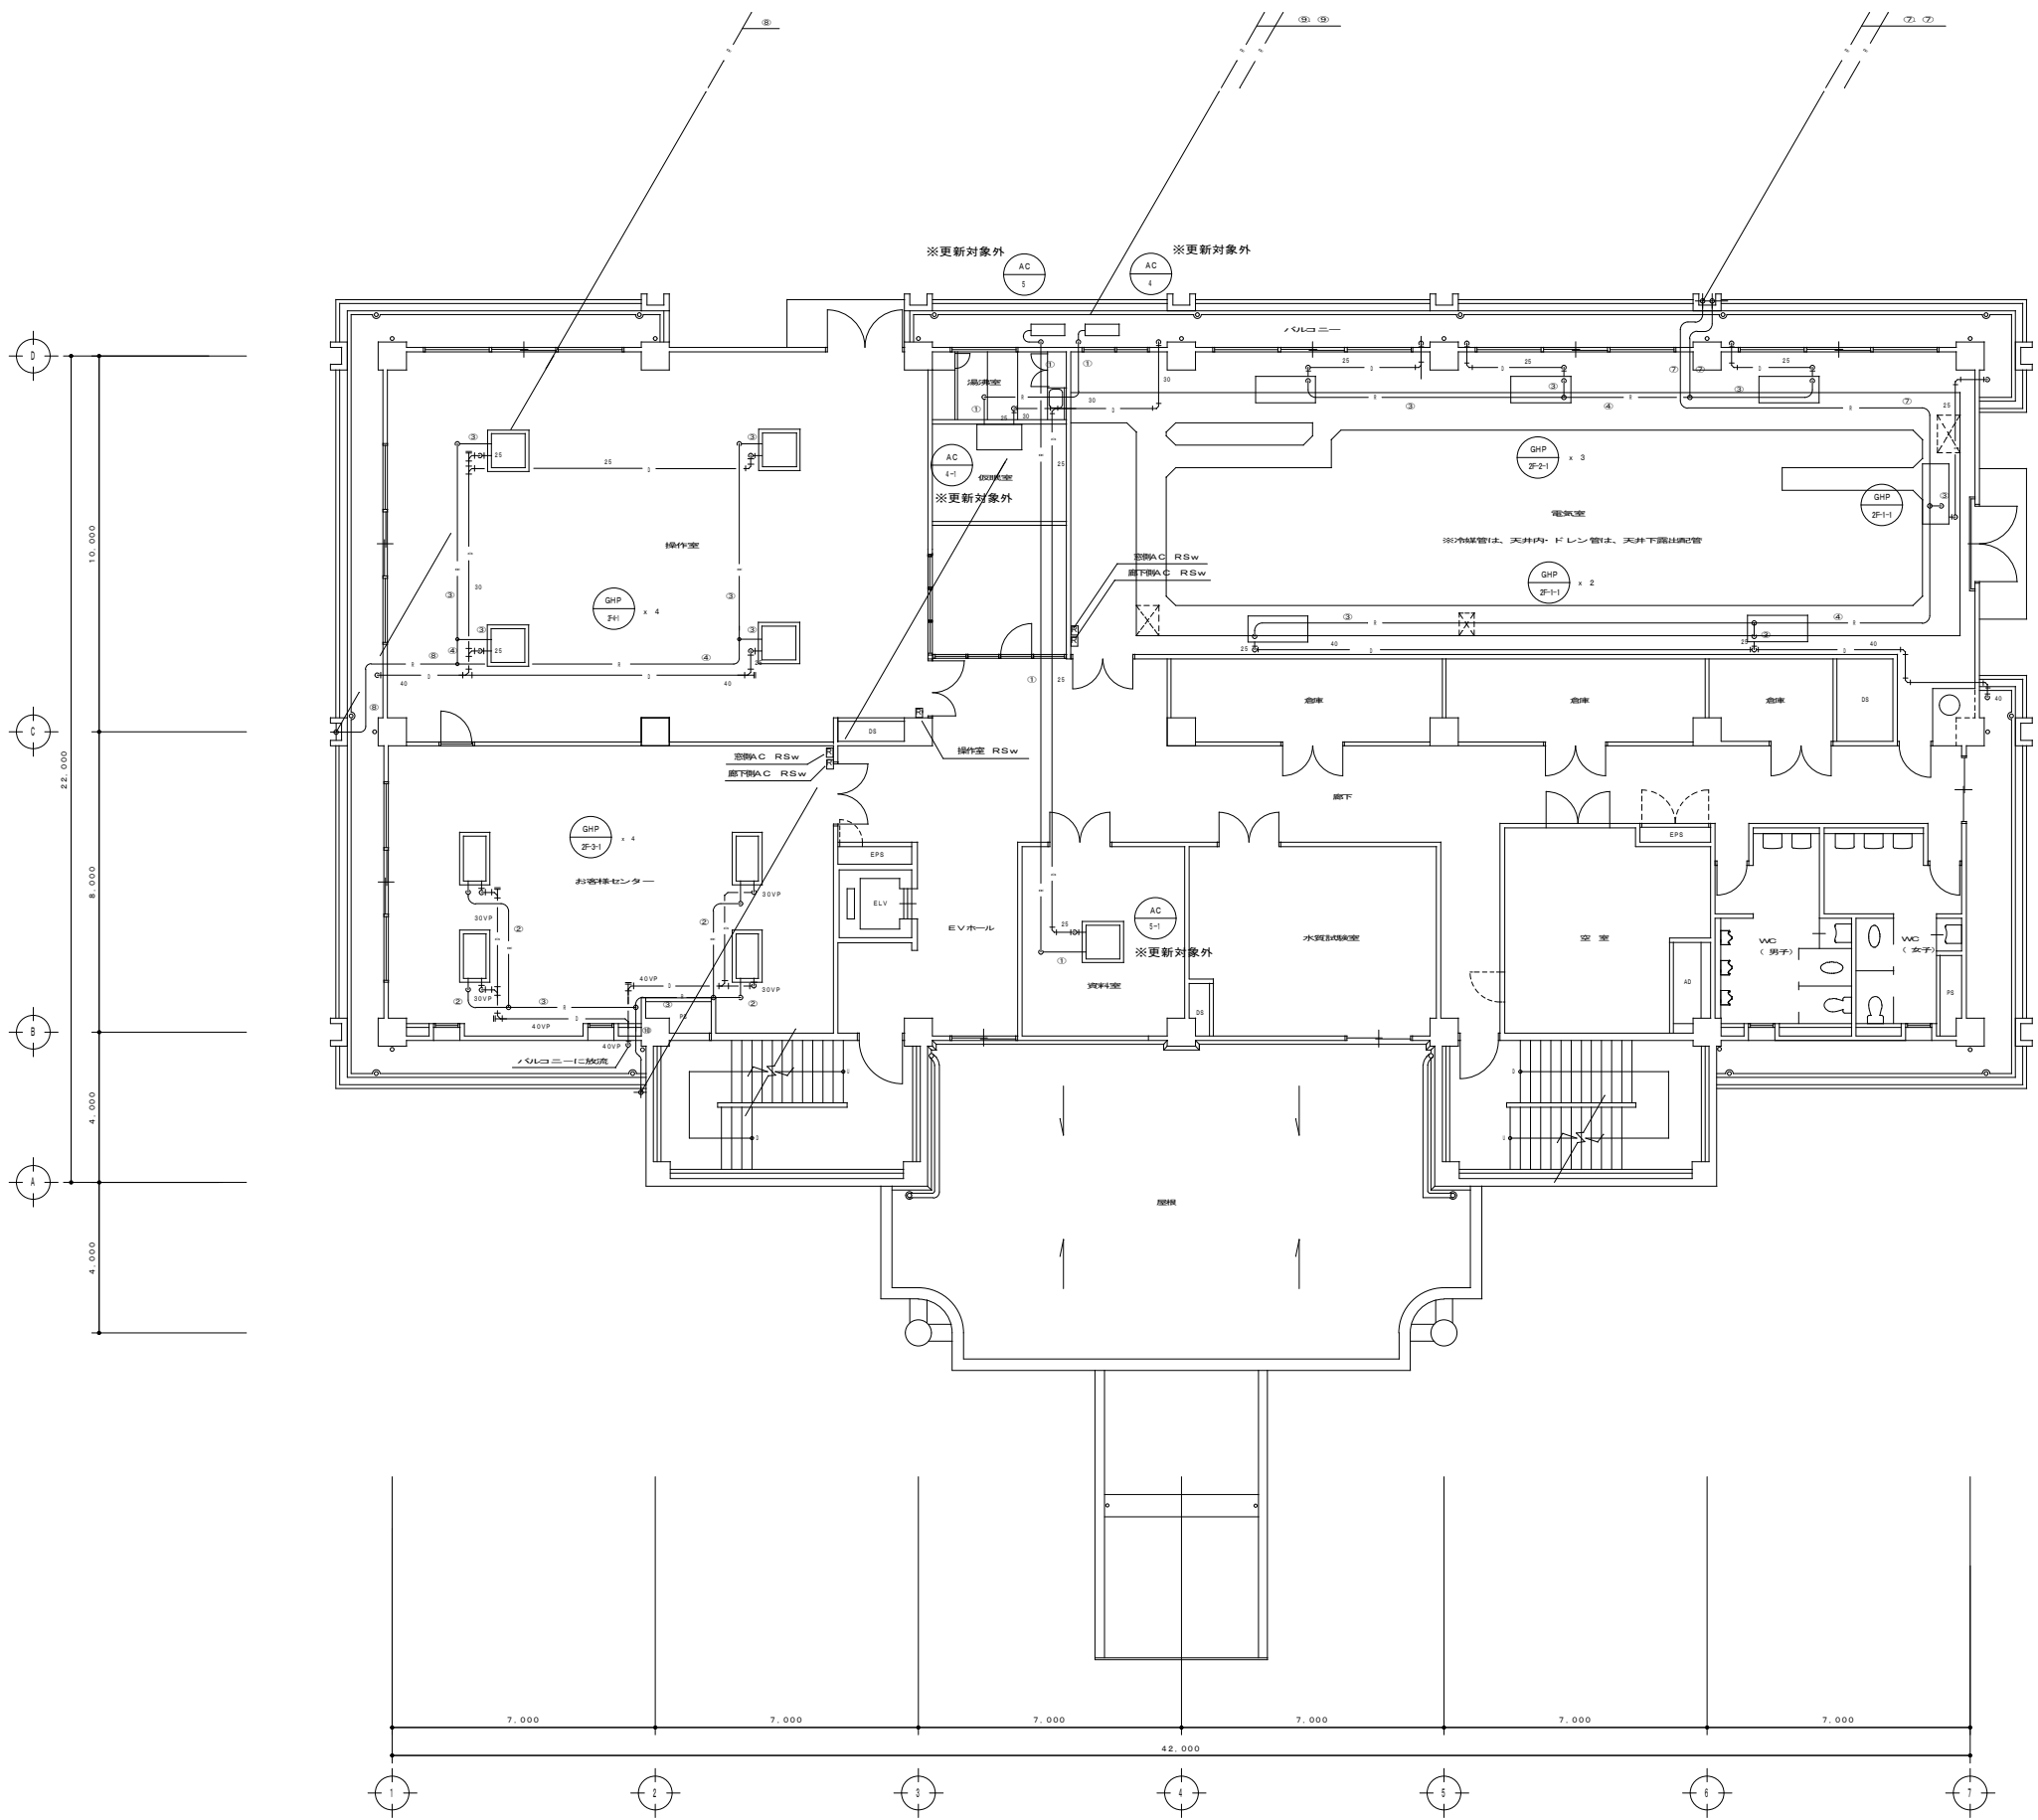

冷暖配管リスト		
	液 管	ガス管
①	6 . 4 Φ	12 . 7 Φ
②	9 . 5 Φ	15 . 9 Φ
③	9 . 5 Φ	19 . 1 Φ
④	12 . 7 Φ	25 . 4 Φ
⑤	12 . 7 Φ	31 . 8 Φ
⑥	15 . 9 Φ	31 . 8 Φ
⑦	19 . 1 Φ	31 . 8 Φ
⑧	19 . 1 Φ	38 . 1 Φ
⑨	12 . 7 Φ	15 . 9 Φ
⑩	12 . 7 Φ	25 . 4 Φ


図面名称	2 階 平面図 (配管)			
縮 尺	S = 1 / 100	単位	mm	図面番号 M-03
事業主	我 孫 子 市 水 道 局			

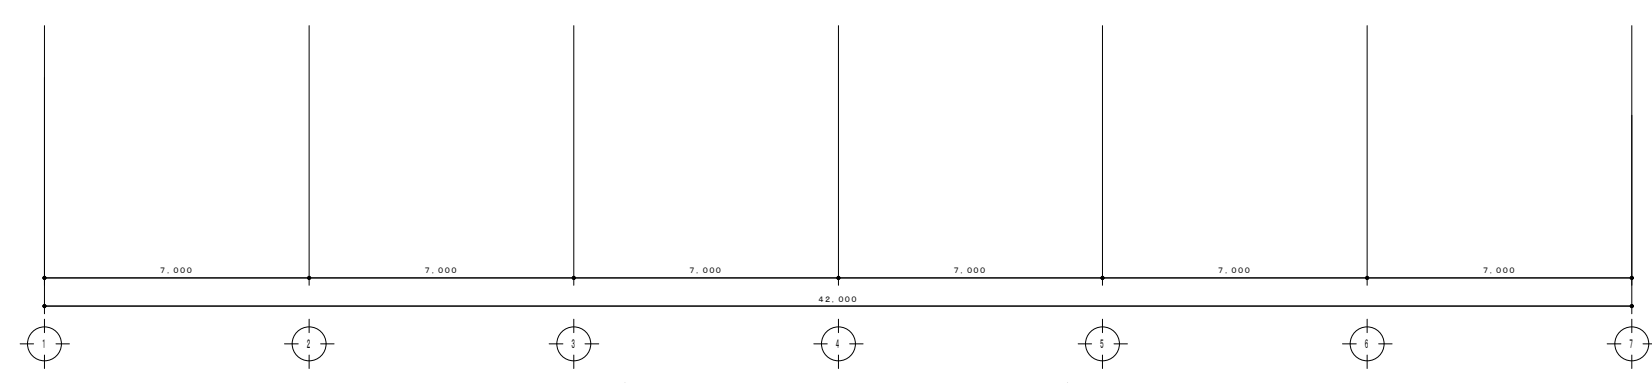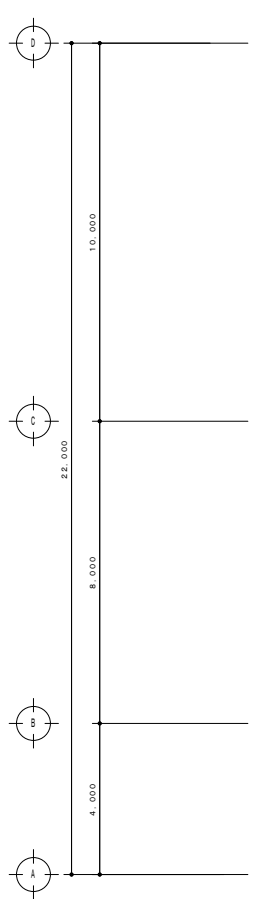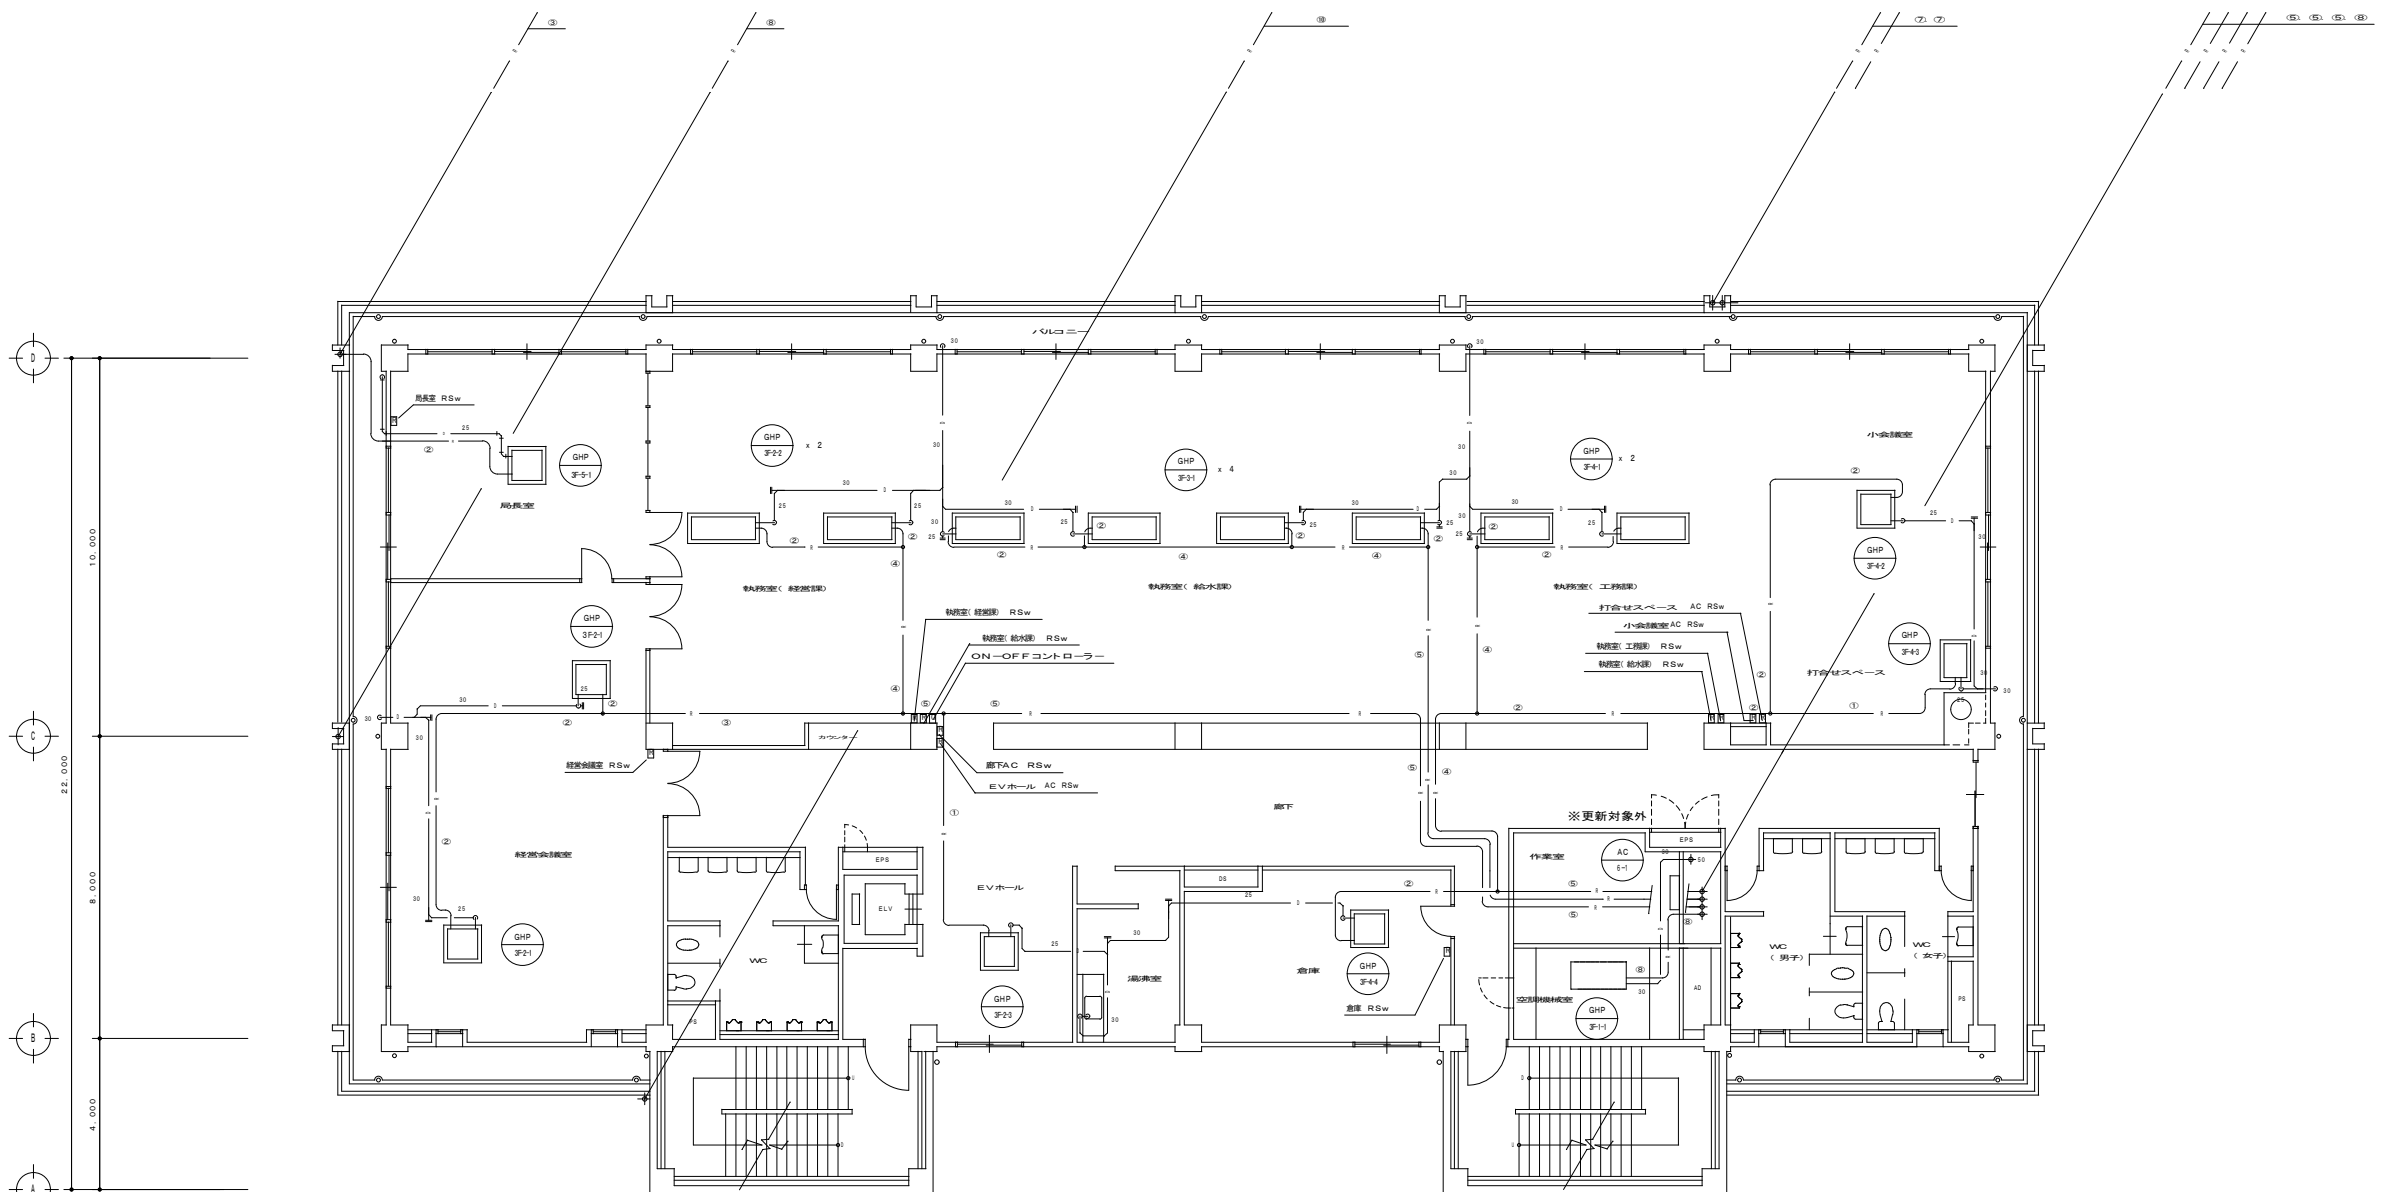


冷暖配管リスト		
	液 管	ガス管
①	6 . 4 Φ	12 . 7 Φ
②	9 . 5 Φ	15 . 9 Φ
③	9 . 5 Φ	19 . 1 Φ
④	12 . 7 Φ	25 . 4 Φ
⑤	12 . 7 Φ	31 . 8 Φ
⑥	15 . 9 Φ	31 . 8 Φ
⑦	19 . 1 Φ	31 . 8 Φ
⑧	19 . 1 Φ	38 . 1 Φ
⑨	12 . 7 Φ	15 . 9 Φ
⑩	12 . 7 Φ	28 . 6 Φ

3 階 平 面 図 S=1/100

図面名称	3 階 平面図 (配管)			
縮 尺	S=1/100	単位	mm	図面番号 M-04
事業主	我孫子市水道局			

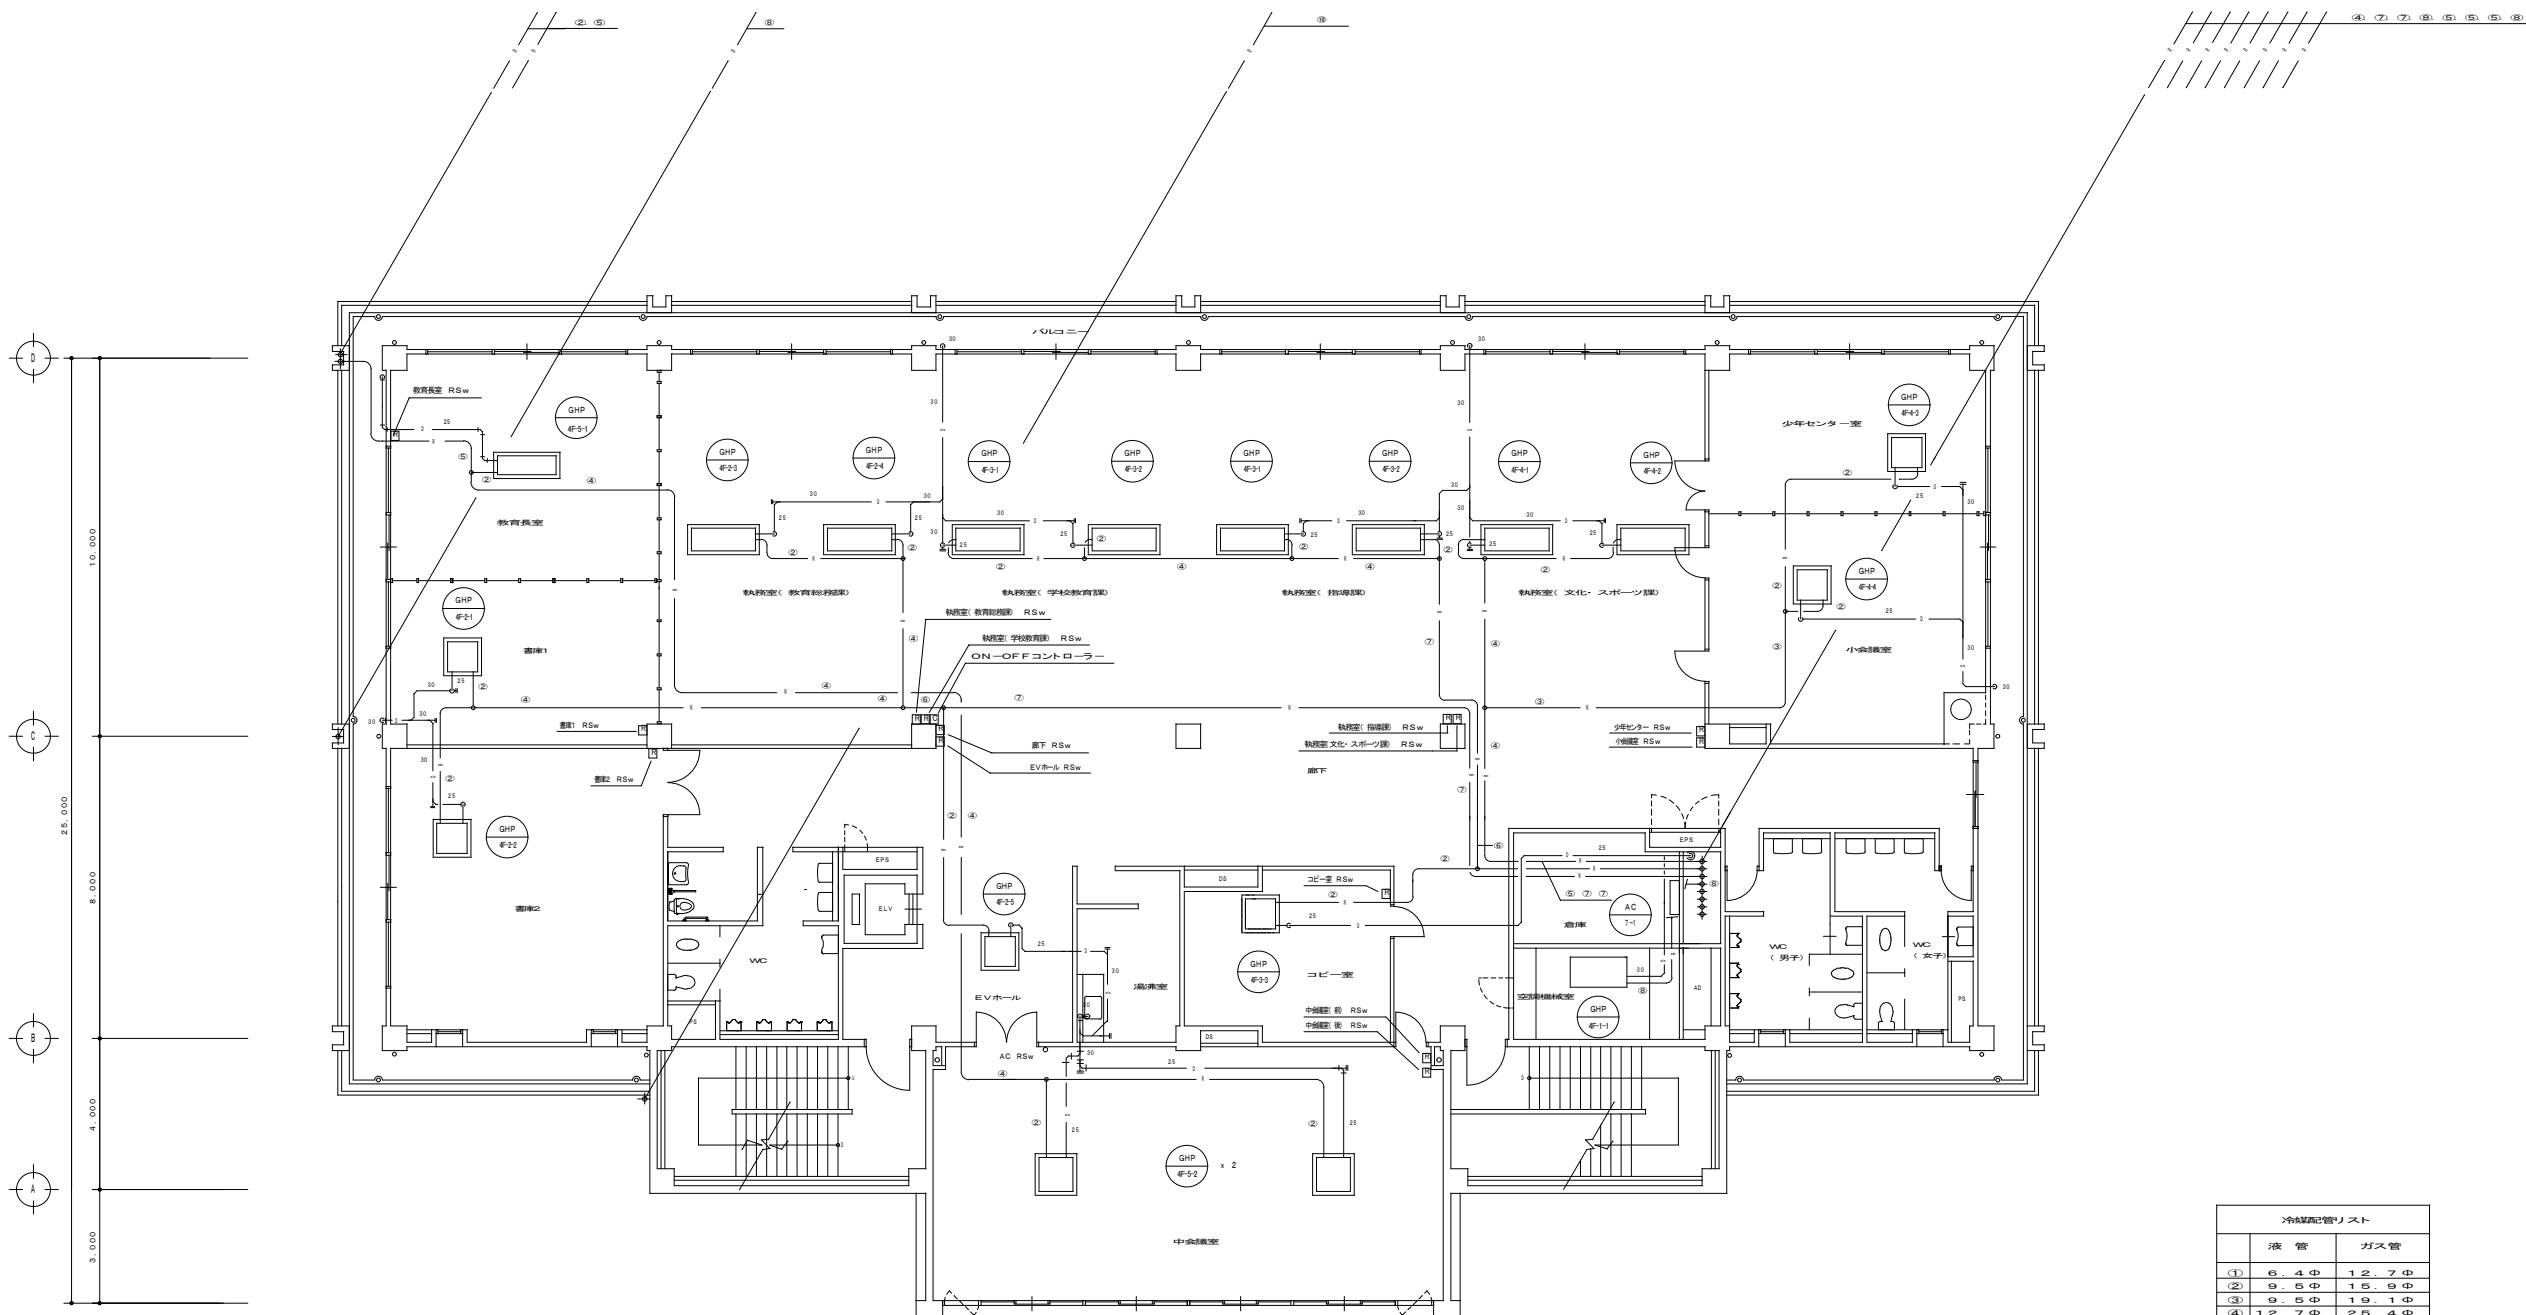


冷暖配管リスト		
	液 管	ガス管
①	6.4Φ	12.7Φ
②	9.5Φ	15.9Φ
③	9.5Φ	19.1Φ
④	12.7Φ	25.4Φ
⑤	12.7Φ	31.8Φ
⑥	15.9Φ	31.8Φ
⑦	19.1Φ	31.8Φ
⑧	19.1Φ	38.1Φ
⑨	12.7Φ	15.9Φ
⑩	12.7Φ	25.4Φ

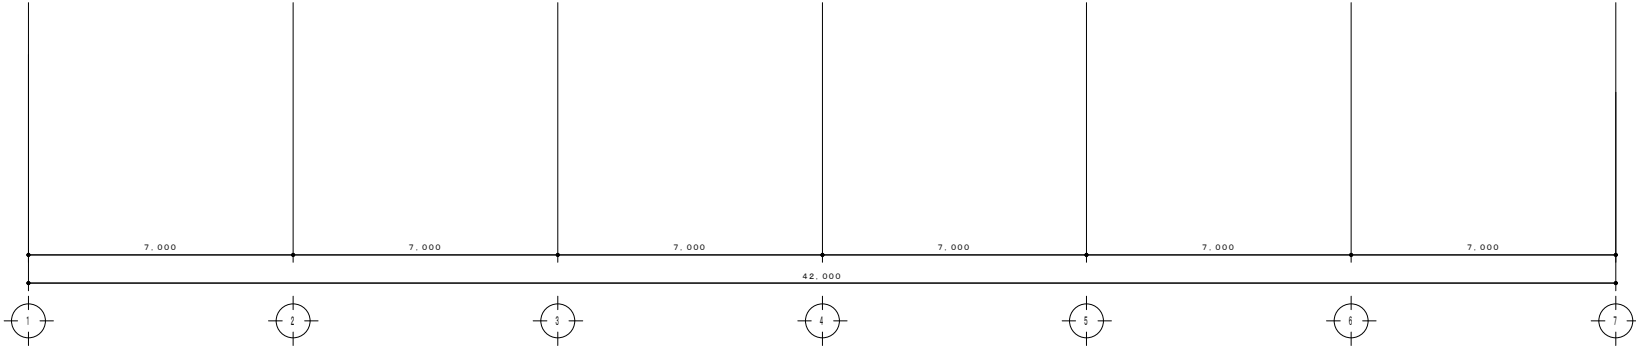


4 階 平 面 図 S=1/100

図面名称	4 階 平面図 (配管)			
縮 尺	S=1/100	単位	mm	図面番号 M-05
事業主	我孫子市水道局			

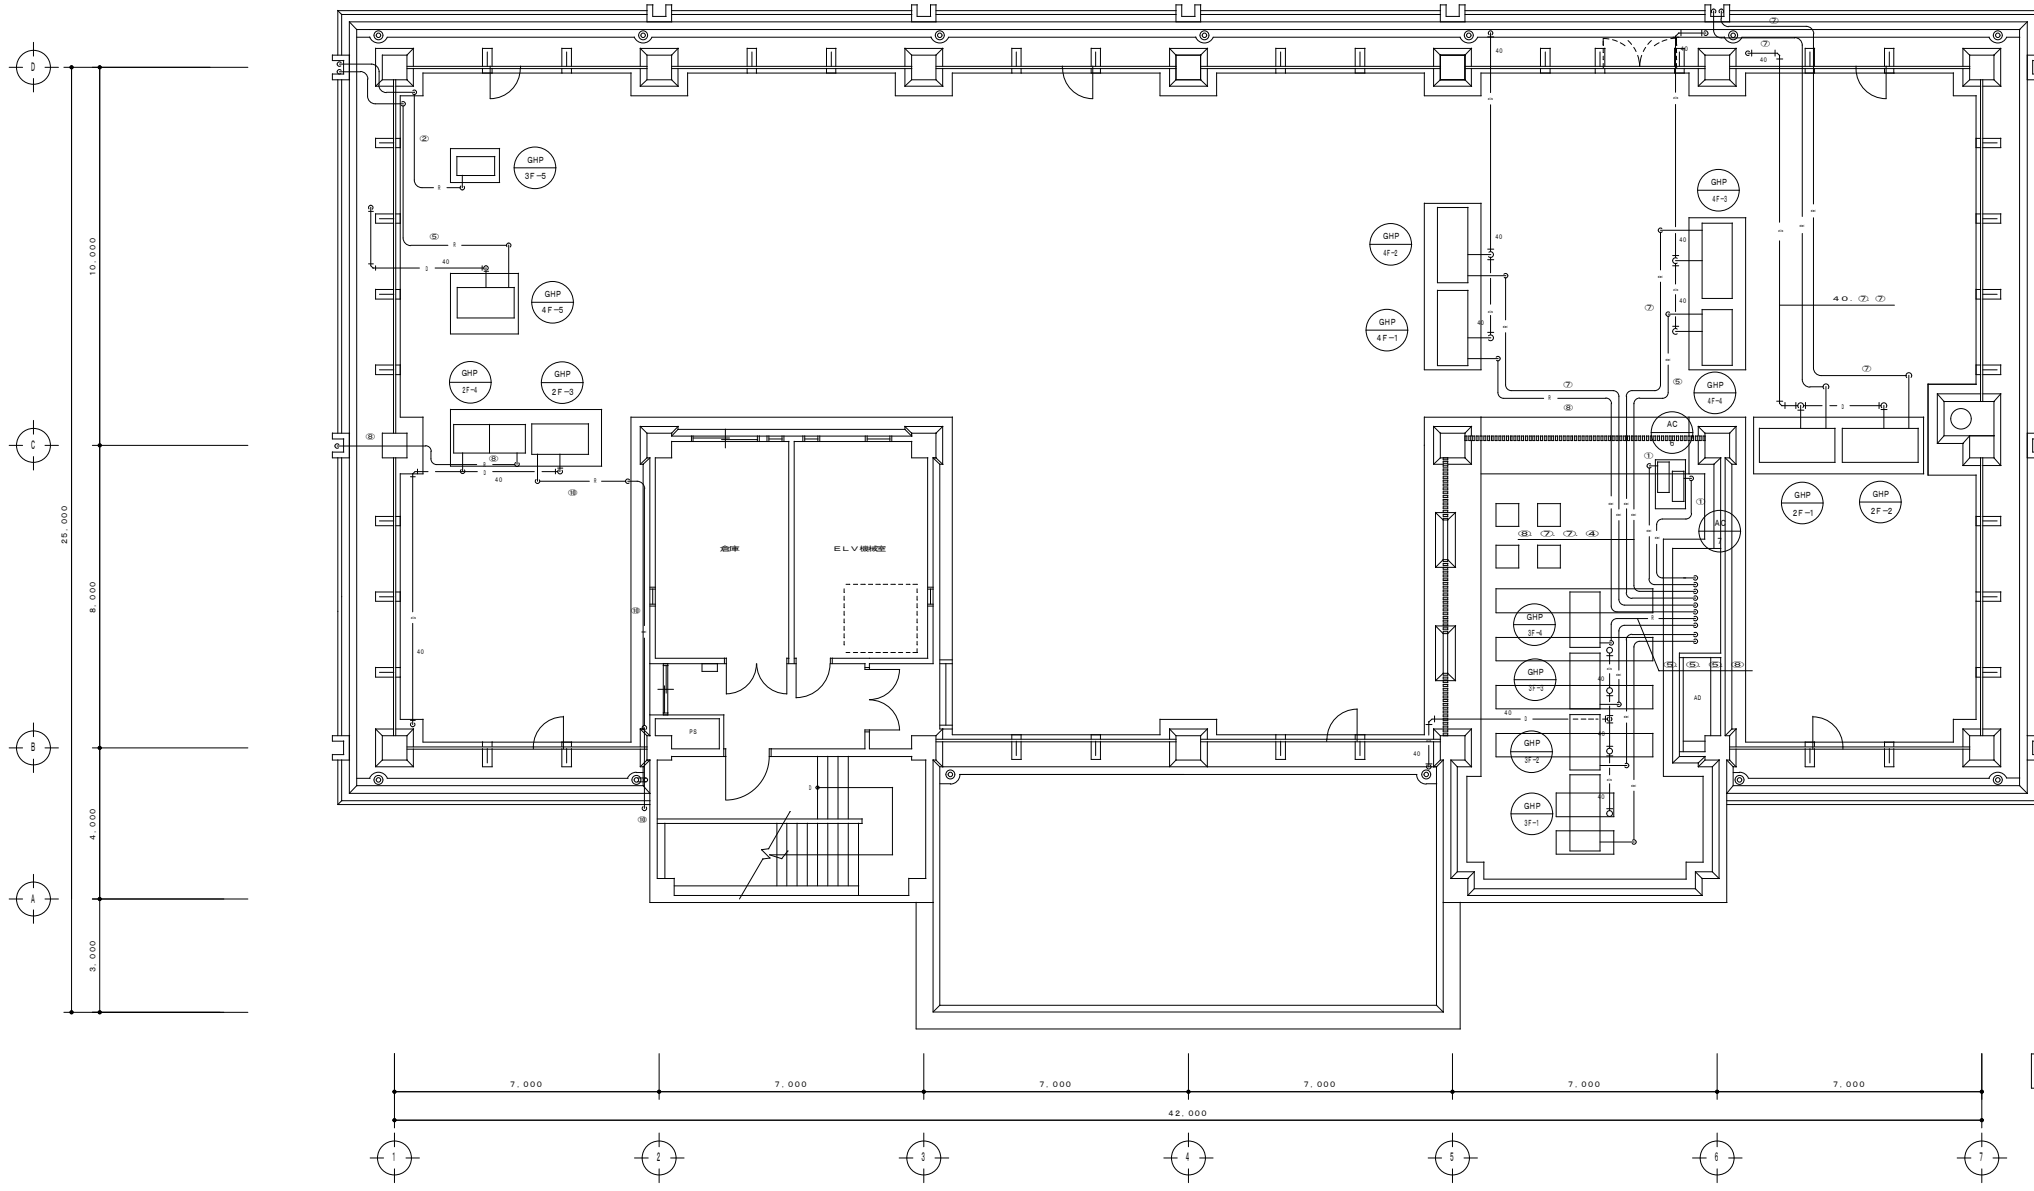


冷暖配管リスト			
	液管	ガス管	
①	6.4Φ	12.7Φ	
②	9.5Φ	15.9Φ	
③	9.5Φ	19.1Φ	
④	12.7Φ	25.4Φ	
⑤	12.7Φ	31.8Φ	
⑥	15.9Φ	31.8Φ	
⑦	19.1Φ	31.8Φ	
⑧	19.1Φ	38.1Φ	
⑨	12.7Φ	15.9Φ	
⑩	12.7Φ	25.4Φ	

R 階 平 面 図 S=1/100

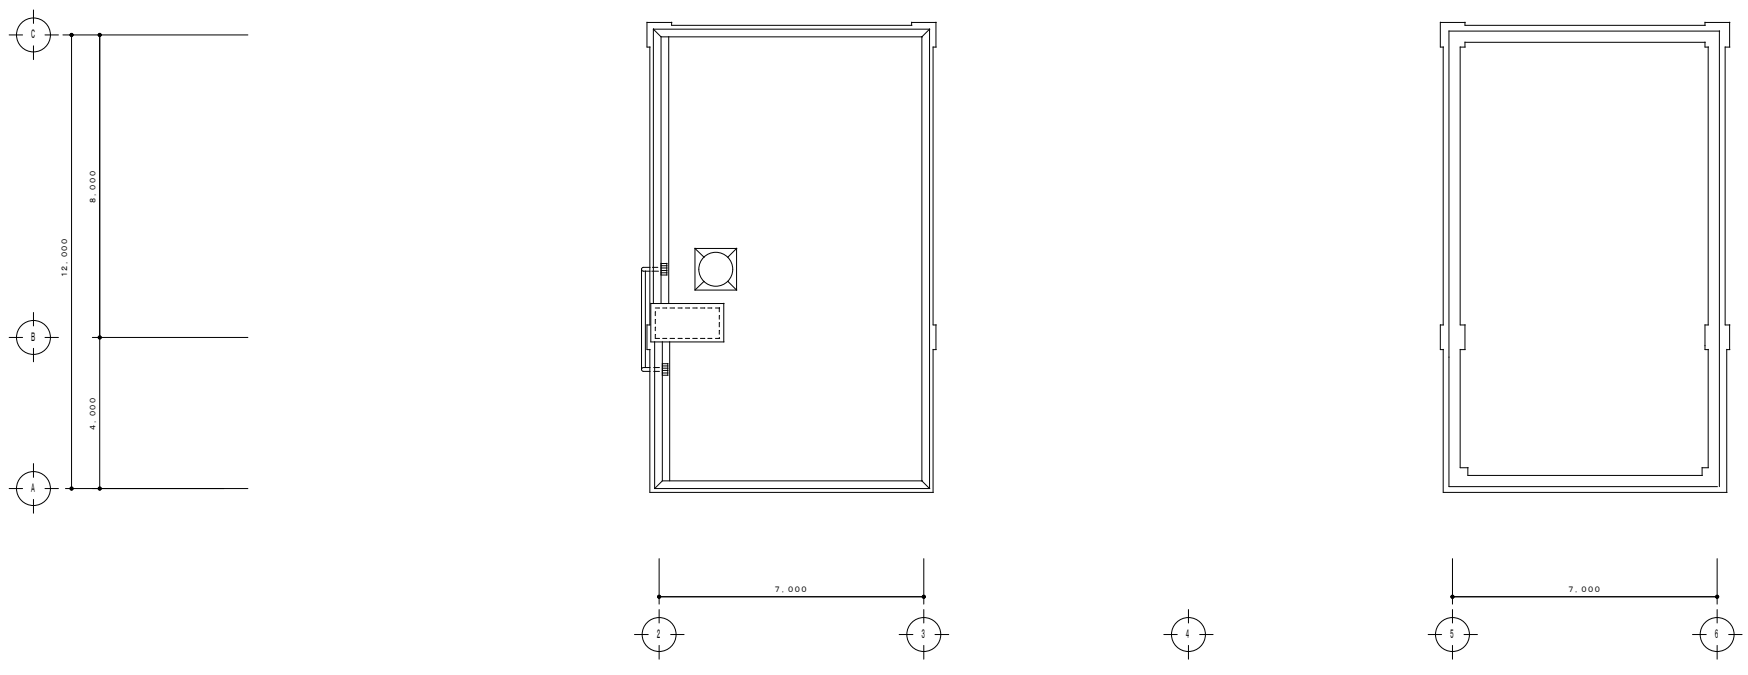


PH 階 平 面 図 S=1/100

図面名称	屋上 平面図 (配管)			
縮 尺	S = 1 / 100	単位	mm	図面番号 M-06
事業主	我 孫 子 市 水 道 局			

 

図面名称	2階 平面図 (ダクト)			
縮尺	S=1/100	単位	mm	図面番号 M-08
事業主	我孫子市水道局			

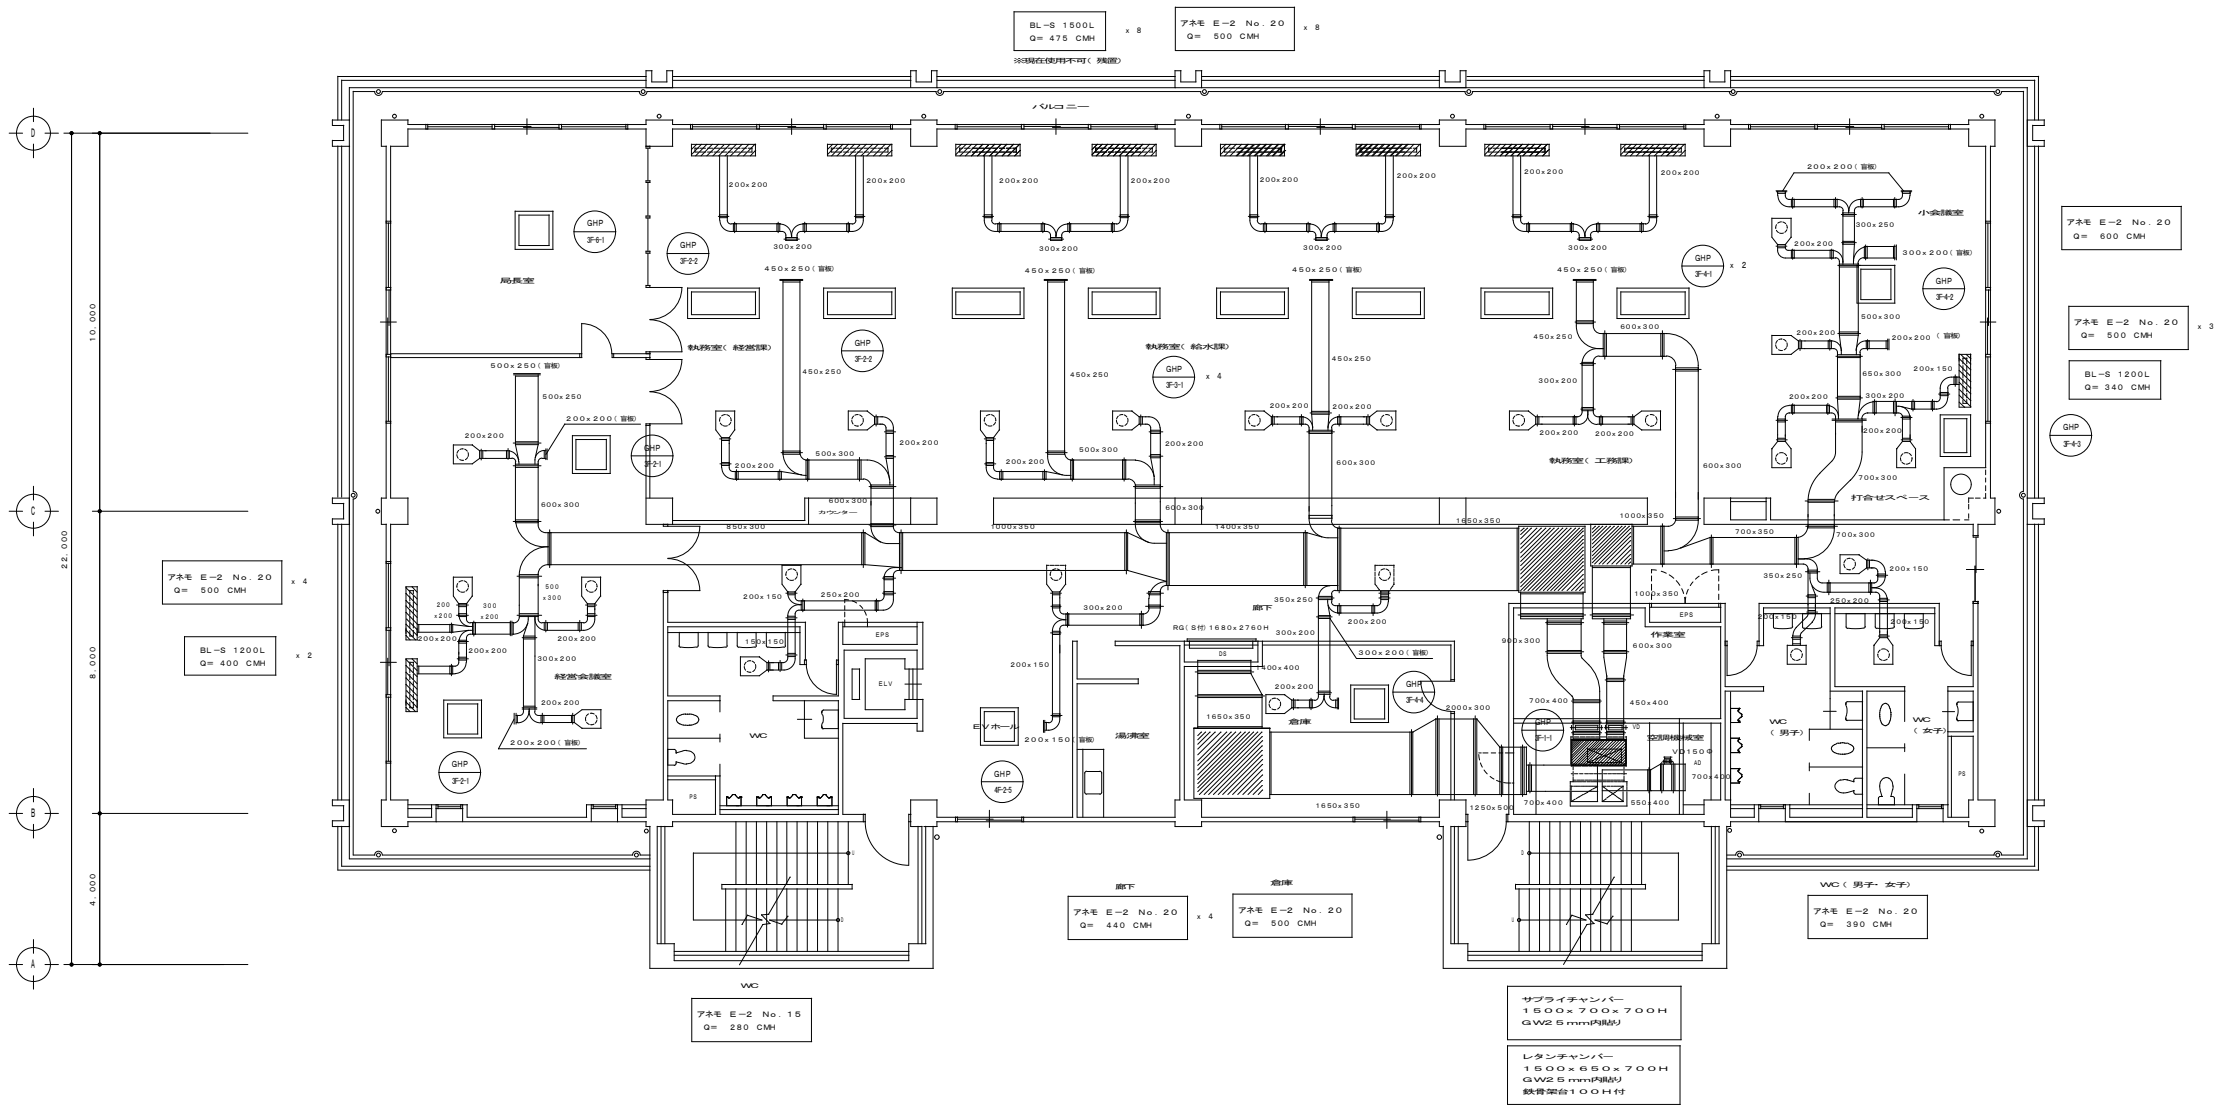

10,000
22,000
8,000
4,000

アネモ E-2 No. 20
Q= 500 CMH x 4

BL-S 1200L
Q= 400 CMH x 2

アネモ E-2 No. 20
Q= 600 CMH

アネモ E-2 No. 20
Q= 500 CMH x 3

BL-S 1200L
Q= 340 CMH

GHP
子43

WC
アネモ E-2 No. 15
Q= 280 CMH


廊下
アネモ E-2 No. 20
Q= 440 CMH x 4

倉庫
アネモ E-2 No. 20
Q= 500 CMH


WC (男子-女子)
アネモ E-2 No. 20
Q= 390 CMH

サブライチャンパー
1500x700x700H
QW2 5.7mm(内装用)

レタンチャンパー
1500x650x700H
QW2 5.7mm(内装用)
鉄骨筋コンクリート

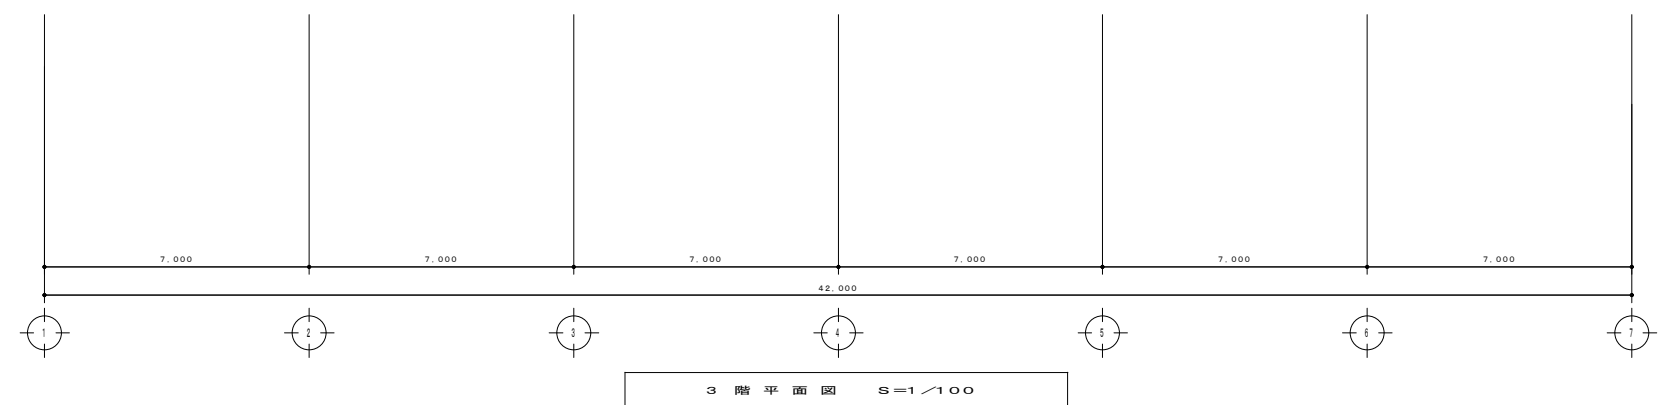

図面名称	3 階 平面図 (ダクト)			
縮 尺	S=1/100	単 位	mm	図面番号 M-09
事業主	我 孫 子 市 水 道 局			

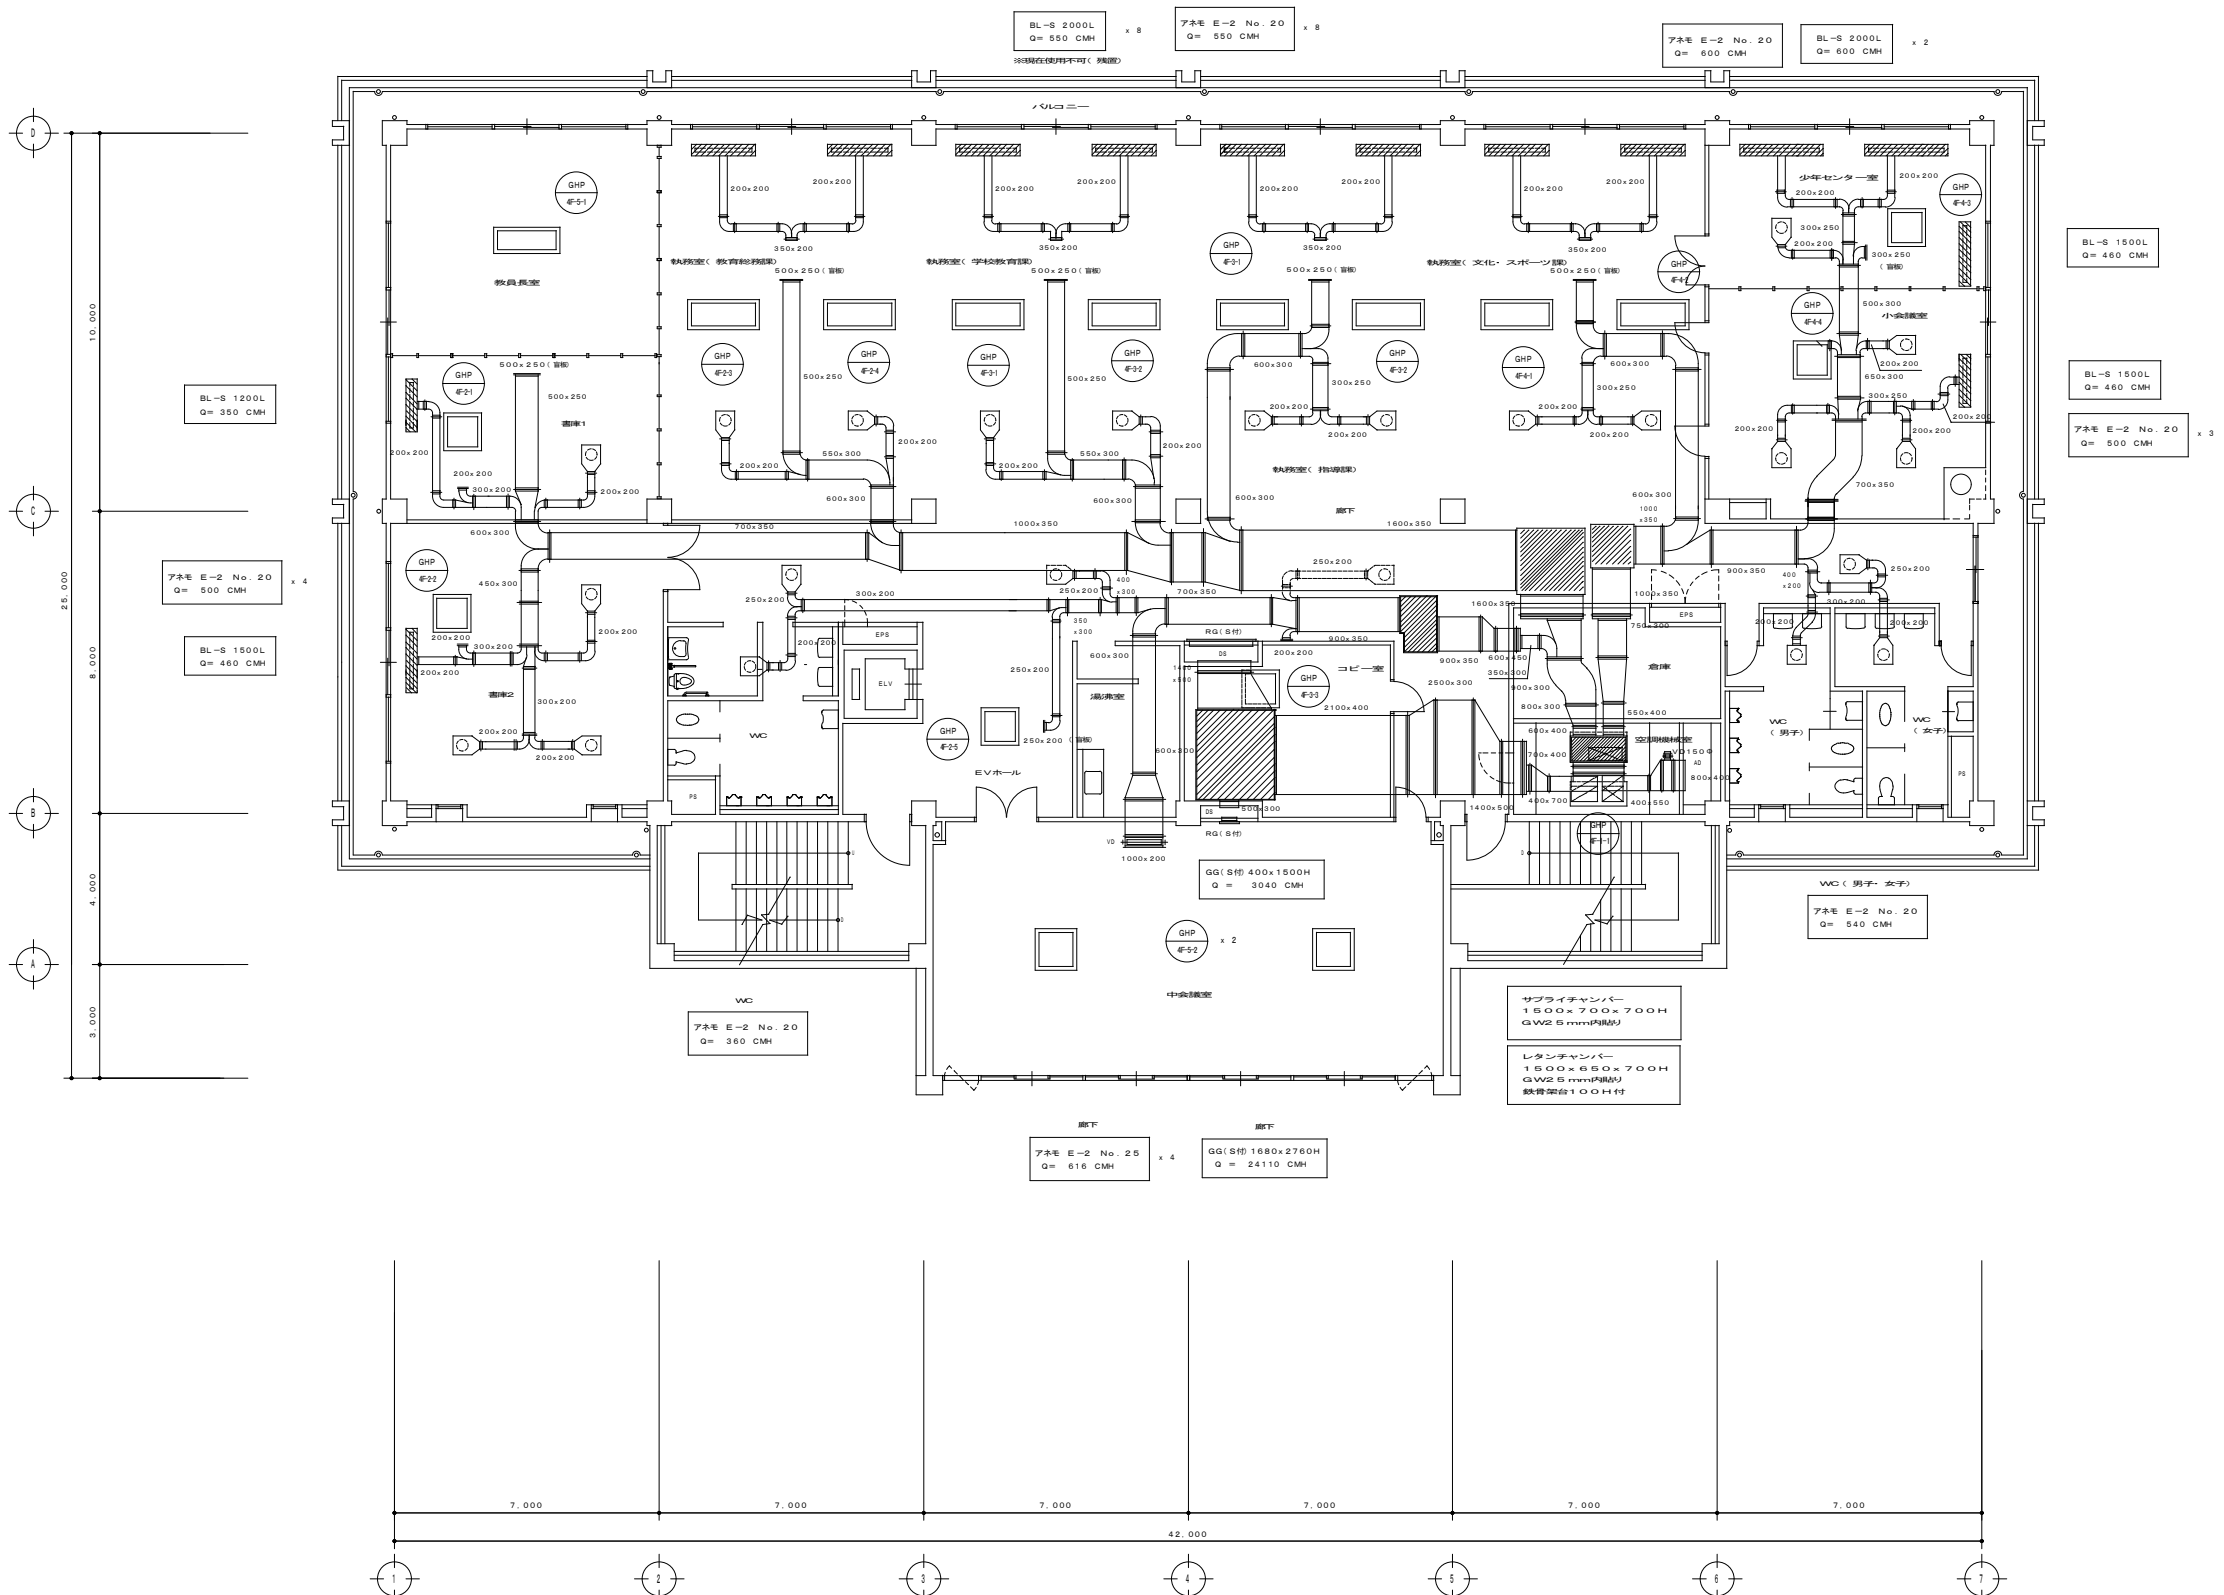

4 階 平 面 図 S=1/100

図面名称	4 階 平面図 (ダクト)			
縮 尺	S=1/100	単位	mm	図面番号 M-10
事業主	我 孫 子 市 水 道 局			